




ŘEZ A - A'

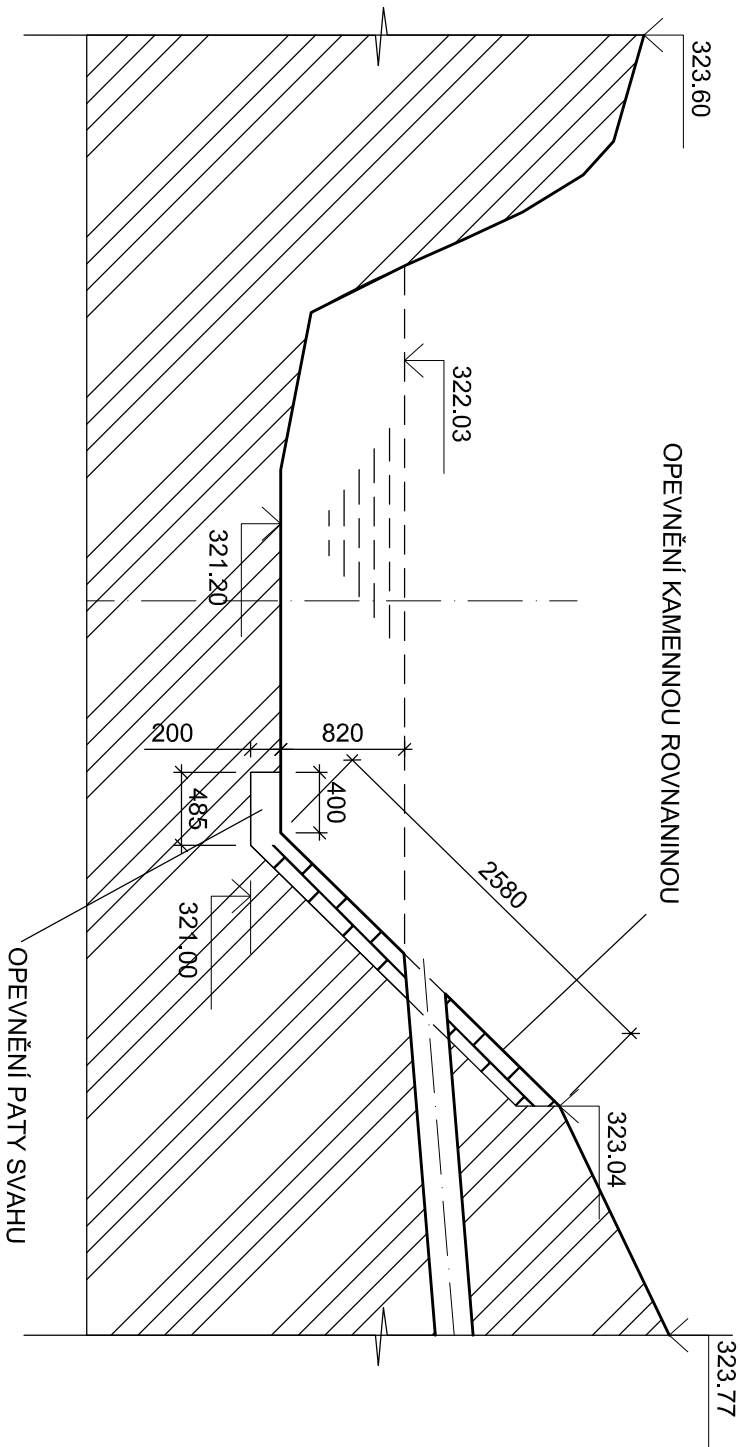

ČELNÍ POHLED

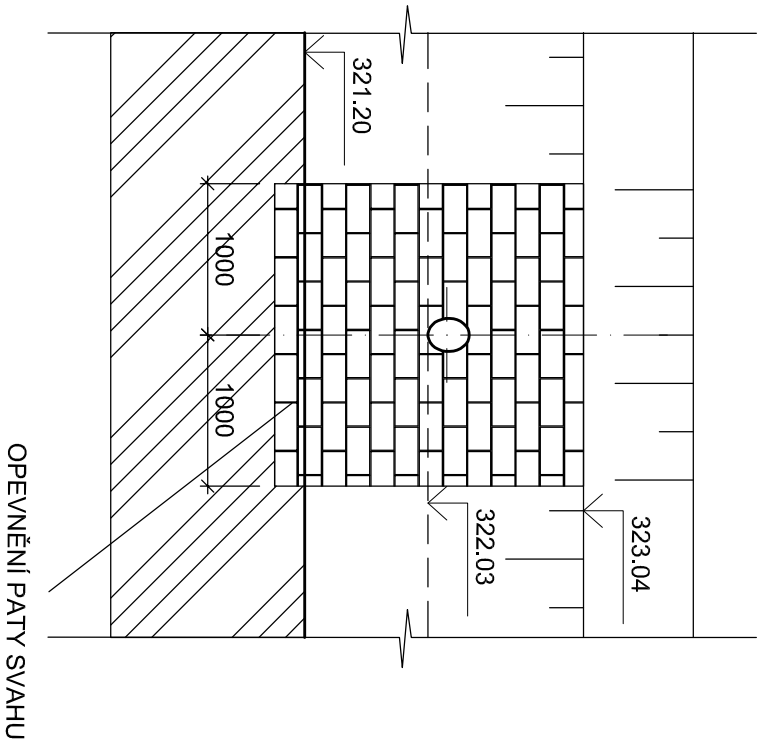


PŮDORYS

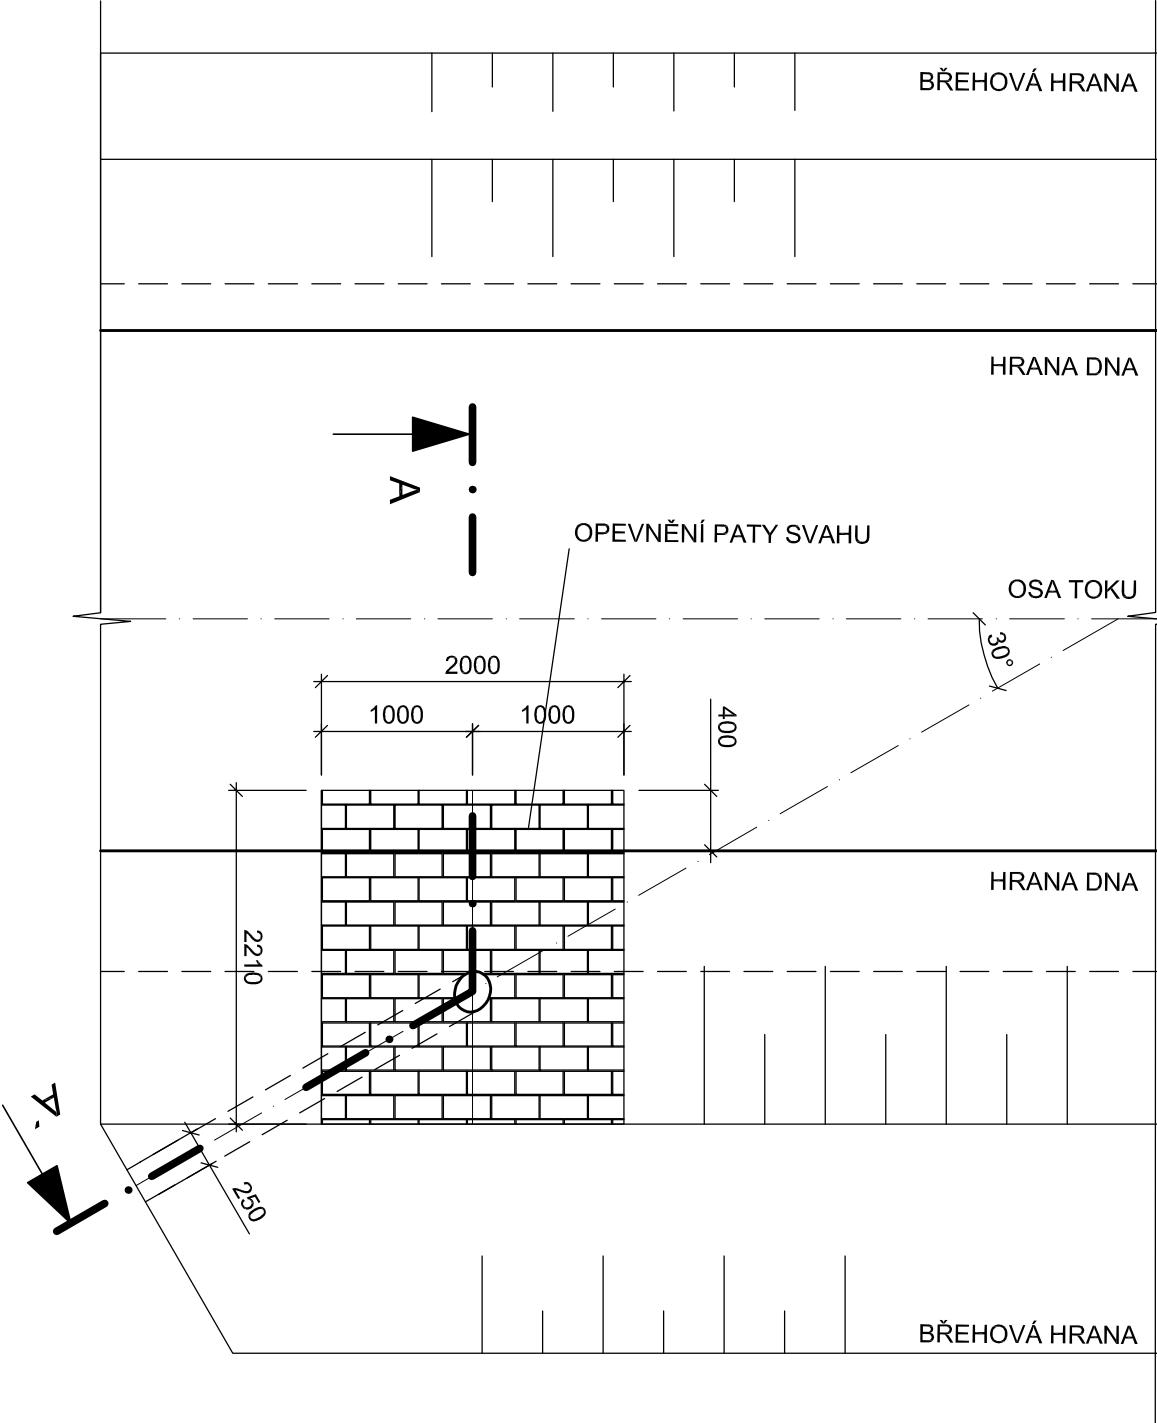

NAPOJENÍ PRONIKEM POD ÚHLEM 30°,

OPEVNĚNÍ SVAHU A PATY SVAHU KAMENNOU ROVNANINOU V DÉLCE 2 m.
KÓTA DNA POTRUBÍ NA VÝUSTI 322,03 m n.m.

| | | | | |
|--|--|----------------------------|--|---|
| Zodpovědný projektant: | | Výpracoval: | | <div>project <small>PROJECT ISA spol. s r.o.</small> IČO:284 65 881 MARKUPOVA 2854/2a, 193 00, PRAHA 9 tel.: 222 365 391 e-mail: skvarna@pro-jed.cz</div> |
| Michal Škvára | | Ing. Karel Kříž | | |
| Objednatel: | Obec Vinařice V. ulice čp. 250 273 07 Vinařice | | | <div>HIP: Ing. Karel Kříž</div> <div>Formát: 2xA4</div> <div>Datum: 04/2013</div> <div>Měřítko: 1:50</div> <div>Stupeň: DPS</div> <div>Zakázka č.: 026/2013</div> |
| Místo: | Vinařice u Kladna k.ú. 782271 | | | |
| Stavba: | | | | |
| Odkanalizování obce Vinařice | | | | |
| Projektová část: | | SO.04 Graviční stoková síť | | Číslo přílohy: |
| DETAIL VÝÚSTNÍHO OBJEKTU DO BŘEHU RECIPIENTU | | | | SO.04 D.1.1.g |